

LEGENDA

90 NÚMERAÇÃO DE NOTAS DE AR CONDICIONADO

NOTAS AR CONDICIONADO:


- 01 - FAZCAL, SUBSTITUIR VÁLVULA 2 VAS E FILTRO
02 - SPRING, INSTALAÇÃO DE FILTRO E COMISSONAMENTO
03 - RESERVOIR EVAPORATIVO, REVISÃO (REATIVAR) O SISTEMA DE BOMBAMENTO DE ÁGUA DAS COQUEIAS E INSTALAÇÃO DE 12 FILTROS DE AR G3-60x600mm
04 - RESERVOIR EVAPORATIVO, REVISÃO (REATIVAR) O SISTEMA DE BOMBAMENTO DE ÁGUA DAS COQUEIAS, INSTALAÇÃO DE 12 FILTROS DE AR G3-60x600mm E TROCA DE COMBUSTÍVEL INDEPENDENTE
05 - Ode: Os dados de ar condicionado precisam de limpeza e revisão.

QUADRO GERAL AR CONDICIONADO

Table with columns: ITEM, SIMBOLIO, DESCRIÇÃO. Lists various HVAC equipment like fans, pumps, and filters with their specifications.

NOTAS IMPORTANTES:

- 01) O LEVANTAMENTO EQUIPADO ATRAVÉS DE VISITAS IN LOCO E RECOMENDAÇÕES DE INSPEÇÕES PELAS MANUTENÇÕES DO PRÉDIO.
02) PARA MAIORES INFORMAÇÕES DO LEVANTAMENTO, VERIFIQUE O RELATÓRIO FOTOGRÁFICO DE VISITA.
03) AS ETIQUETAS NÃO SÃO INDICADAS EM PROJETO NÃO POSSUEM PONTOS DE CLIMATIZAÇÃO E VENTILAÇÃO MECÂNICA.

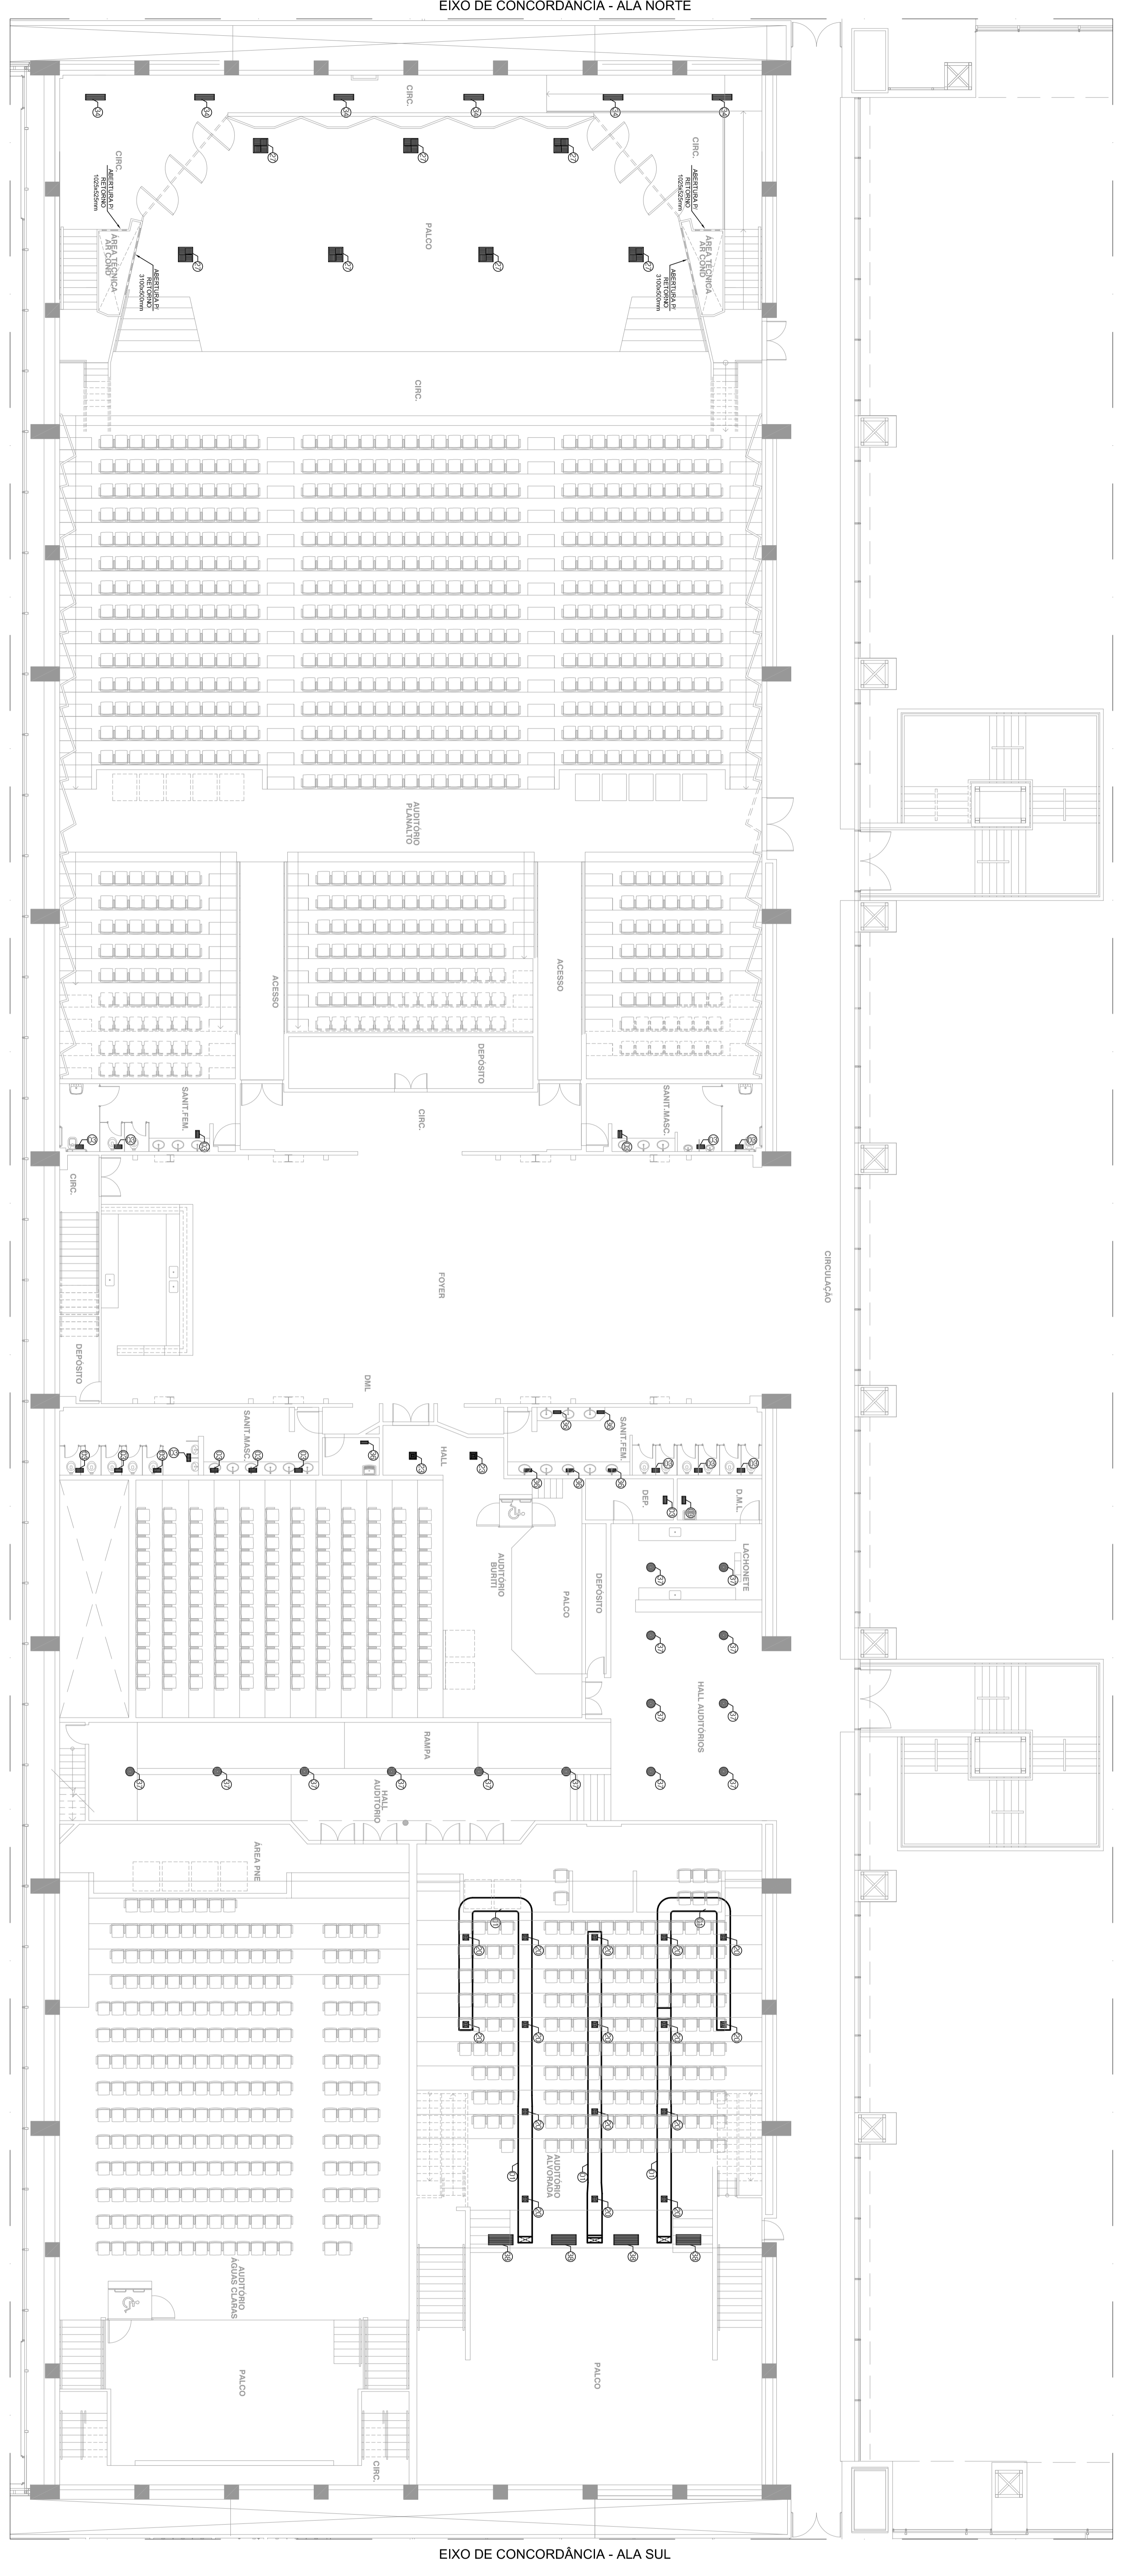

PLANTA BAIXA INSTALAÇÕES DE AR CONDICIONADO
1º PAVIMENTO - ALA OESTE
ESCALA 1/125

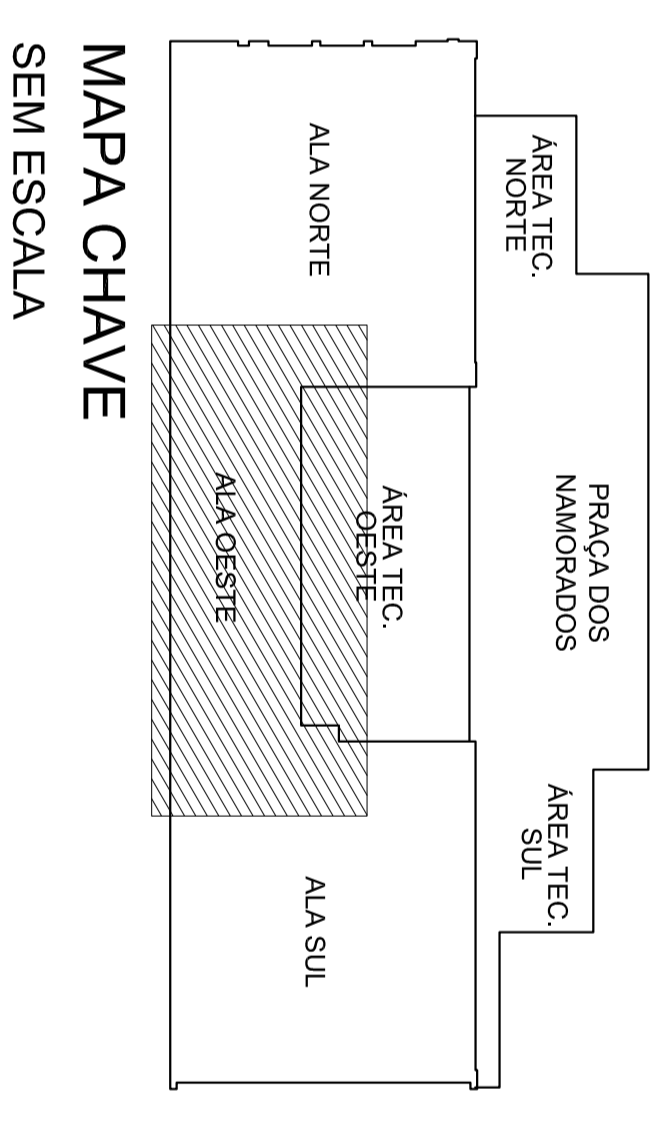
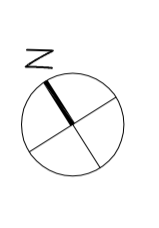


Diagrama de níveis (SEM ESCALA) table showing floor levels and corresponding areas like ALA NORTE, ALA OESTE, and ALA SUL.

Administrative and technical information including project name (CENTRO DE CONVENÇÕES ULYSSES GUIMARAES), client (GPF - GOVERNO DO DISTRITO FEDERAL), scale, and revision details.